


Rzut poddasza

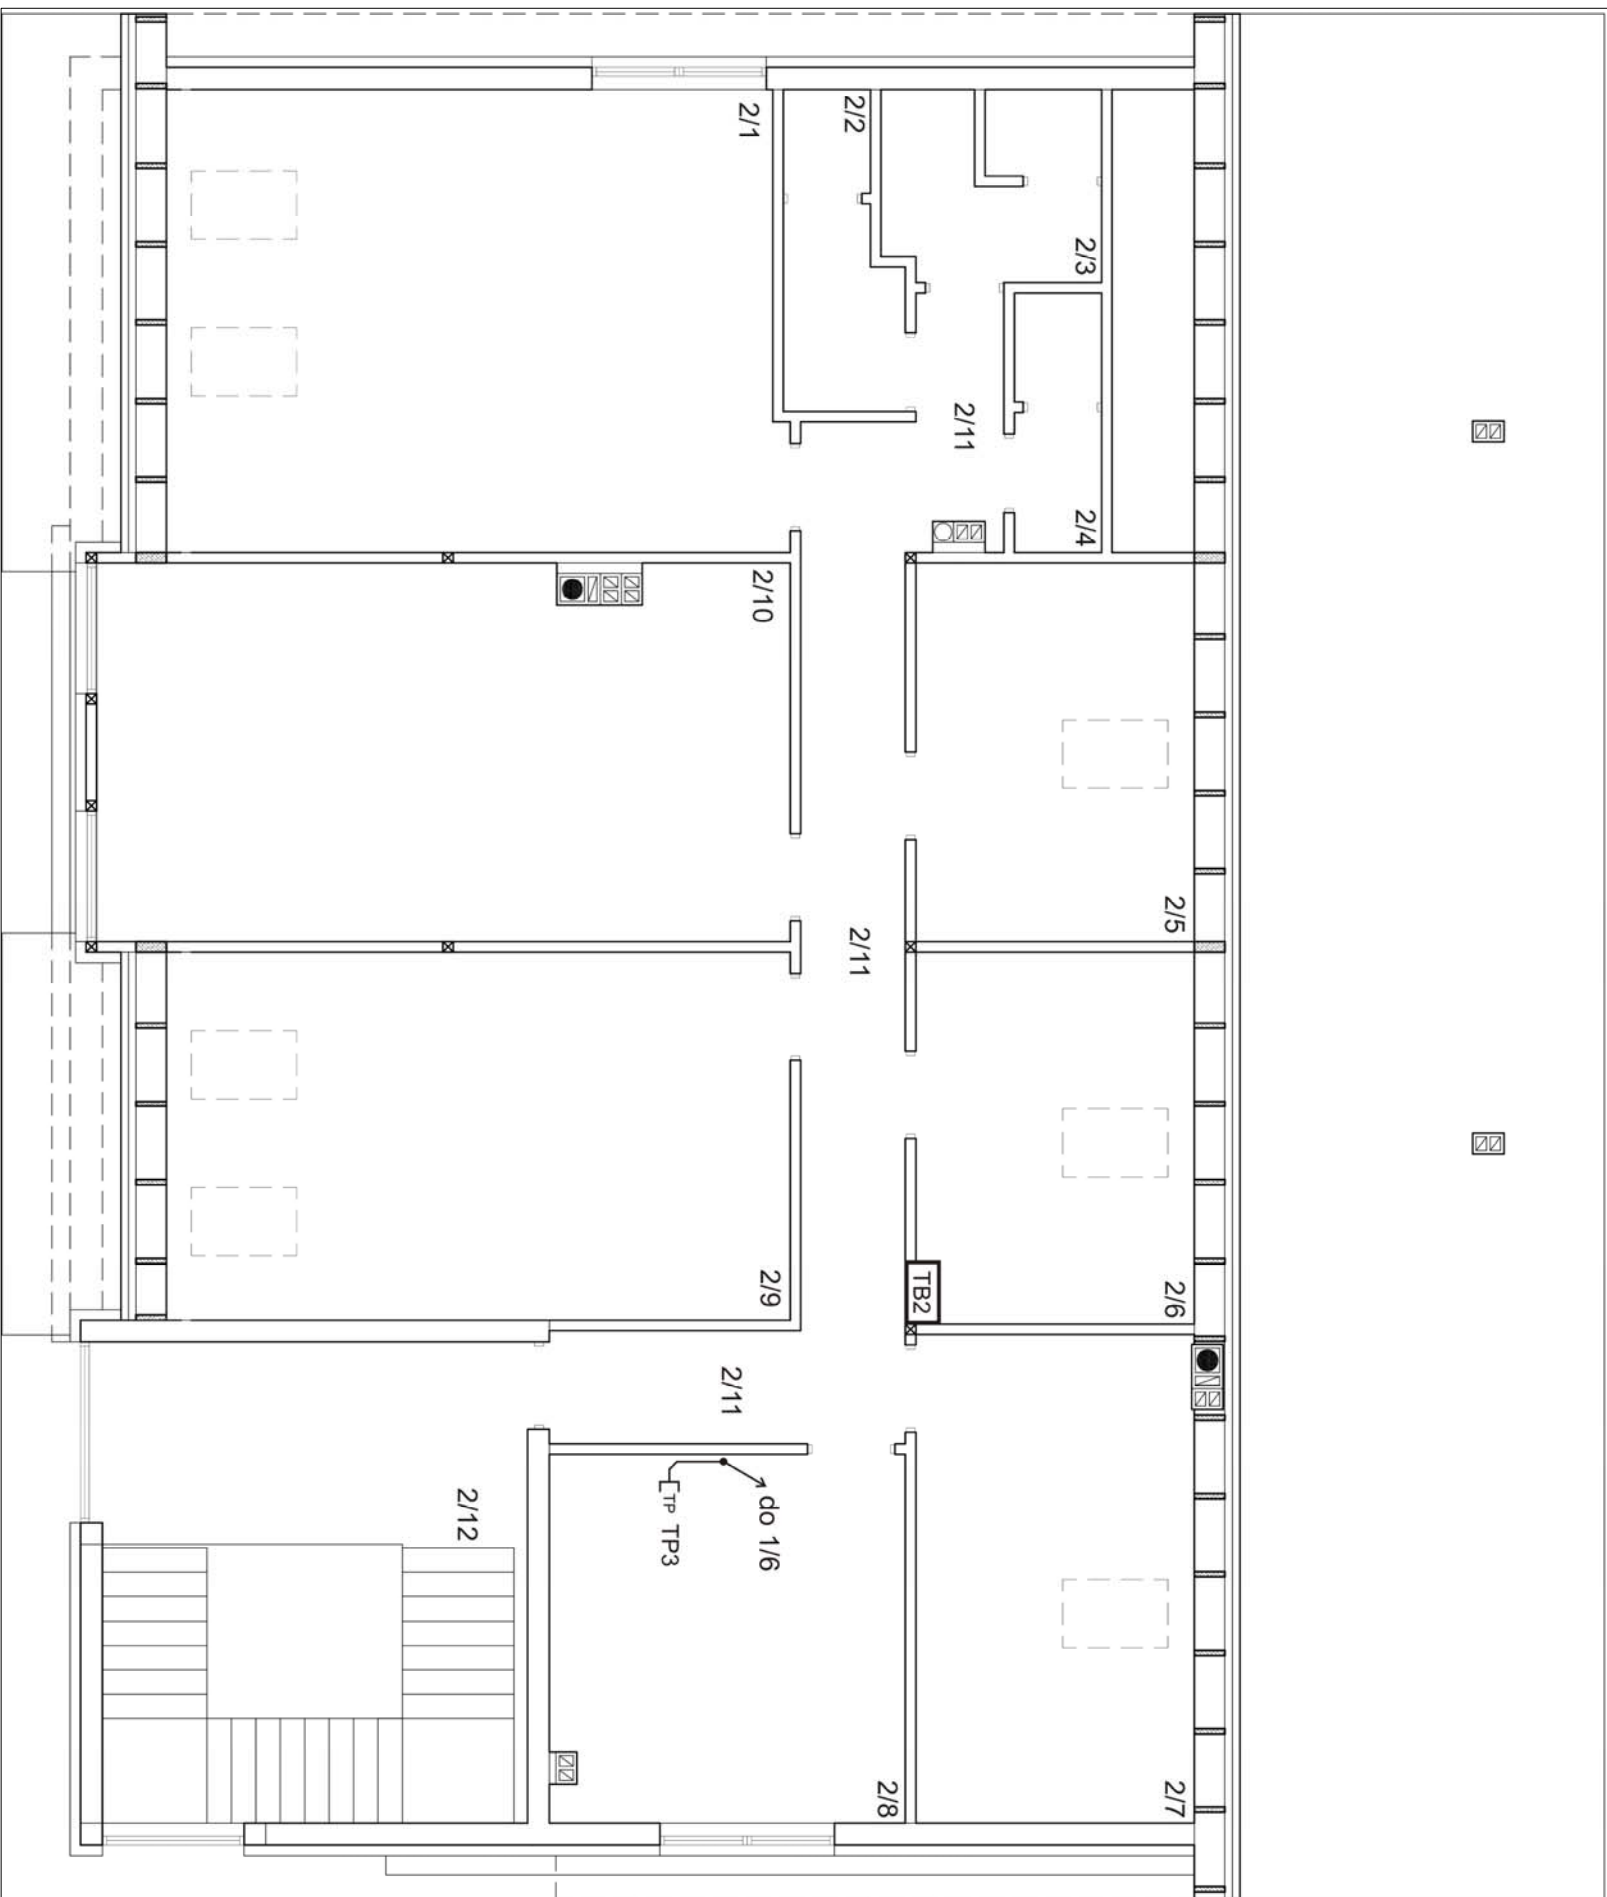

| <i>Oznaczenie</i> | <i>Nazwa pomieszczenia</i> |
|--------------------------|-----------------------------------|
| 2/1 | Pracownia tematyczna |
| 2/2 | WC personel |
| 2/3 | WC męska |
| 2/4 | WC damska |
| 2/5 | Pomieszczenie gospodarcze |
| 2/6 | Pomieszczenie gospodarcze |
| 2/7 | Pomieszczenie gospodarcze |
| 2/8 | Pomieszczenie socjalne |
| 2/9 | Pracownia tematyczna |
| 2/10 | Pracownia tematyczna |
| 2/11 | Komunikacja |
| 2/12 | Antresola |

| | | | |
|---|--|---|--|
| NADZWA FVTS: | | Zmieszczenie gniazd instalacji dyktofonowych DATA, TP1 PLAN | |
| OBIEKT: | | Ośrodek Kultury w Zabielu | |
| USŁUGI WYKONAWCZO-PROJEKTOWE | | ADAMI KŁOSKOWSKI | |
| 15-066 BWA\STOK_UL_M001\MSKA.11ok6 | | btl@uk.ozp.6572049.com.650757087 | |
| www.projektokloskowski.pl | | e-mail: biuroprojektokloskowski.pl | |
| STUDIAŁ PROJEKT UDOWA\WV | | DATA: | |
| AUTOR PROJEKTU | | 30.11.2008 | |
| INSTALACJE ELEKTRYCZNE | | PODPIS | |
| Inż. Ryszard Gajny ul. Orłowski 16/20 05-110 Włocławek mgr inż. Dariusz Siewczak | | SKALA: 1:100 E08b | |
| SPRAWOZDAJACY | | NR FVTS: | |
| INWESTOR: | | 15-066 Okno | |
| Urząd Gminy Koło | | 15-066 Okno | |
| ul. Wolności 20 | | 15-066 Okno | |